

Starostwo Powiatowe w Końskich  
Wydział Geodezji  
i Gospodarki Nieruchomościami  
Powiatowy Ośrodek Dokumentacji  
Geodezyjnej i Kartograficznej  
26-200 Końskie, ul. Staszica 2  
tel. (041)372-67-32

Końskie ...3.1.LIP.2018.....

**PROTOKÓŁ GN.6630.132.2018**  
narady koordynacyjnej

**ODPIS**

**Przedmiot uzgodnienia :** Koliszowy dz. nr 1289, 1310, 1474, 1413 - oświetlenie

**Charakterystyka :** **Projekt budowy sieci napowietrznej nn wydzielonego oświetlenia drogowego na dz. nr 1289, 1310, 1474, 1413 w m. Koliszowy gm. Ruda Maleniecka.**

**Wnioskodawca** P.E.Skrobisz  
Sławomir Skrobisz  
26-080 MNIÓW  
Gajowa 35 a

**Na zlecenie** z dnia: 2018-07-25 znak: -

**Data otrzymania zlecenia :** 2018-07-25

**Inwestor :**  
GMINA RUDA MALENIECKA  
26-242 RUDA MALENIECKA  
RUDA MALENIECKA 99A

**Jednostka projektowa :**  
P.E.Skrobisz  
Sławomir Skrobisz  
26-080 MNIÓW  
Gajowa 35 a

Lp.	Instytucja	Stanowisko uczestnika	Czytelny podpis
1	PGE - Dystrybucja S.A. Oddział Skarżysko-Kam. Rejon Energetyczny Skarżysko-Kamienna ul. Rejowska 95	z uwagi	Tuzimowski Zdzisław
2	Orange Polska S.A. Wydział Ewidencji i Zarządzania Danymi O infrastrukturze Katowice adres do korespondencji 25-723 Kielce, ul. Piekoszowska 27a	pozytywne - uzgodniono z p. Mirosławem	drogą elektroniczną Gajewskim
3	GDDKiA w Warszawie Oddział w Kielcach 25-950 Kielce ul. Paderewskiego 43/45	nie dotyczy	
4	Zarząd Dróg Powiatowych w Końskich ul. Stanisława Staszica 2	zgodnie z decyzją	Nr od. 5440.189.2018 z dn. 09.05.2018r.
5	Urząd Gminy w Rudzie Malenieckiej Ruda Maleniecka 99A	nieobecny	
6	Marszałek Województwa Świętokrzyskiego Al.IX Wieków Kielc 3, 25-516 Kielce Operator Świętokrzyskiej Sieci Szerokopasmowej SMART-NET Sp. z o.o. ul. Armatorów 34, 81-559 Gdynia	nie dotyczy	

Uwagi i zalecenia :

Ad 1. Prose wykonanej zgodnie z SDB PUE  
w PGE Dystrybucja S.A. uzgodnieniu bieżącym  
w R. Skarżysko.

*[Signature]*

Data:

31 LIP. 2018

Podpis osoby upoważnionej

Z up. STAROSTY

*[Signature]*  
mgr inż. Alicja Grosicka  
Referent w PODGIK



## CD. UWAG DO PROTOKOŁU NARADY KOORDYNACYJNEJ

Z DN. 31.07.2018

NR GN.6630.132.2018

PT - dotyczy oświetlenia drogowego w m. Koliszowy gm. Ruda Maleniecka (dz. nr 1289, 1310, 1474, 1413).

Opiniujemy projekt na następujących warunkach:

- w miejscach zbliżeń i skrzyżowań z istniejącymi urządzeniami Orange Polska zachować normatywne odległości zgodnie z obowiązującym Rozporządzeniem Ministra Infrastruktury D.U nr 219 z 2005 poz. 1864 oraz normą zakładową ZN-15/OPL-004
- w miejscach skrzyżowań i zbliżeń z urządzeniami telekomunikacyjnymi prace prowadzić ręcznie z zachowaniem szczególnej ostrożności zgodnie z obowiązującymi normami i przepisami techniczno-budowlanymi pod nadzorem właścicielskim przedstawiciela OPL- stosować na niej rurę osłonową dwudzielna.
- w przypadku braku możliwości zachowania normatywnych odległości od istniejących urządzeń telekomunikacyjnych należy wystąpić o warunki techniczne do Orange Polska Dział Ewidencji i Zarządzania Danymi o Infrastrukturze w Łodzi ul. Okoniowa 16
- przed planowanym rozpoczęciem robót należy wystąpić z wnioskiem o realizację nadzoru właścicielskiego wg zasad pracy na infrastrukturze OPL podanych na stronie internetowej [www.orange.pl/wniosek nadzor](http://www.orange.pl/wniosek nadzor)
- każde wejście na infrastrukturę własności OPL bez złożonego wniosku o nadzór właścicielski, będzie traktowane jako nielegalne i zgłaszane do organów ścigania oraz Państwowego Inspektora Nadzoru Budowlanego z wszelkimi tego konsekwencjami.
- Rozpoczęcie robót należy zgłosić wraz z kopią protokołu NK przynajmniej z 14 dniowym wyprzedzeniem na adres:

Orange Polska S.A.

Obsługa Techniczna Klienta w Krakowie  
Wydział Utrzymania Usług i Infrastruktury  
Ul. Piekoszowska 27a , 25-723 Kielce

W przypadku nie zastosowania się do w/w uwag całość kosztów związanych z usunięciem ewentualnych awarii oraz zabezpieczeniem istniejących urządzeń telekomunikacyjnych poniesie Inwestor (Wykonawca);



Mirosław Gajewski, Główny Specjalista ds. Zasobów Infrastruktury  
Zarządzanie Zasobami Sieci i IT, Dział Zarządzania Zasobami Infrastruktury i Obsługi Klienta w Łodzi  
Tel.: +48 42 658 98 32, Kom.: +48 502 438 276  
Orange Polska, Okoniowa 16, 91-498 Łódź  
[www.orange.pl](http://www.orange.pl)

Data:

Podpis osoby upoważnionej

31 LIP. 2018

**Z up. STAROSTY**  
*Alicja Grosicka*  
mgr inż. Alicja Grosicka  
Referent w PODGIK



Obwód : 0006 Koliszowy

Jednostka ewidencyjna: 260505\_2 Ruda Maleniecka

Powiat : konecki

Woj. : świętokrzyskie

Skala 1 : 500

Układ współrzędnych płaskich : „2000”

Układ wysokościowy „Kronsztadt 86”

Sekcja nr. 7.150.14.17.1.4; 17.2.3

KERG : GN.6642.783.2018

Aktualizacja w obrębie działki nr.: 1474

(mapa aktualna w zakresie oznaczonym kolorem czerwonym)

Uwagi:

pa została wykonana bez ustalenia obciążeń służebnościami  
gruntowymi ujawnionymi w Księgach Wieczystych.  
Zastrzega się jednocześnie, że na obszarze objętym aktualizacją  
może występować dodatkowe uzbrojenie podziemne, o którego  
istnieniu nie uzyskano wiadomości.

LEGENDA:

f – oznaczenie fundamentu

Zaktualizowano w dniu: 28 maj 2018r

GEODEZJA SURVEYOR

Robert Szwarc

ul. Rynek 34, 26-230 Radoszyce

tel.: 788 032 766


NIP: 656 169 07 29 REGON: 260769971

GEODETA UJAWNIONY

mgr inż. Przemysław Osika  
nr upr. zaw. 20495  
tel. 512 621 528


GEODETA

R. Szwarc  
mgr inż. Robert Szwarc  
tel. 788 032 766

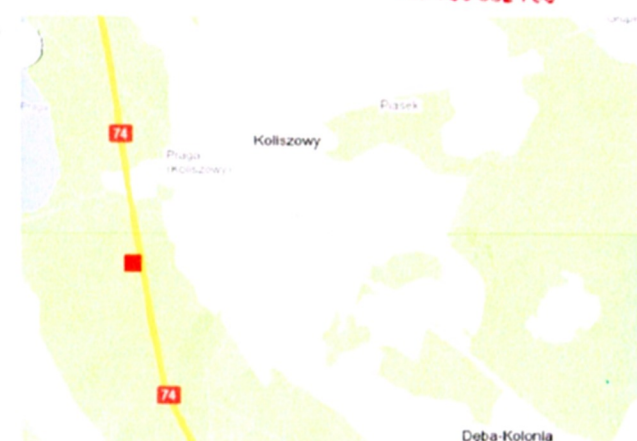

LOKALIZACJA

Podpisano w imieniu Zarządu Powiatu Koneckiego, na podstawie danych technicznych, których rezultaty zostały wpisane do ewidencji materiałów geodezyjnych i kartograficznych.	
Organ prowadzący powiatowy zasób geodezyjny i kartograficzny	STAROSTA KONECKI
Identyfikator ewidencyjny materiału zasobu operacji technicznej	P.2005.2x8.1074
Data wpisania operacji technicznej do ewidencji materiałów zasobu	2018-07-13
Imię, nazwisko i podpis osoby reprezentującej organ	Z up. STAROSTY mgr inż. Alicja Grasińska

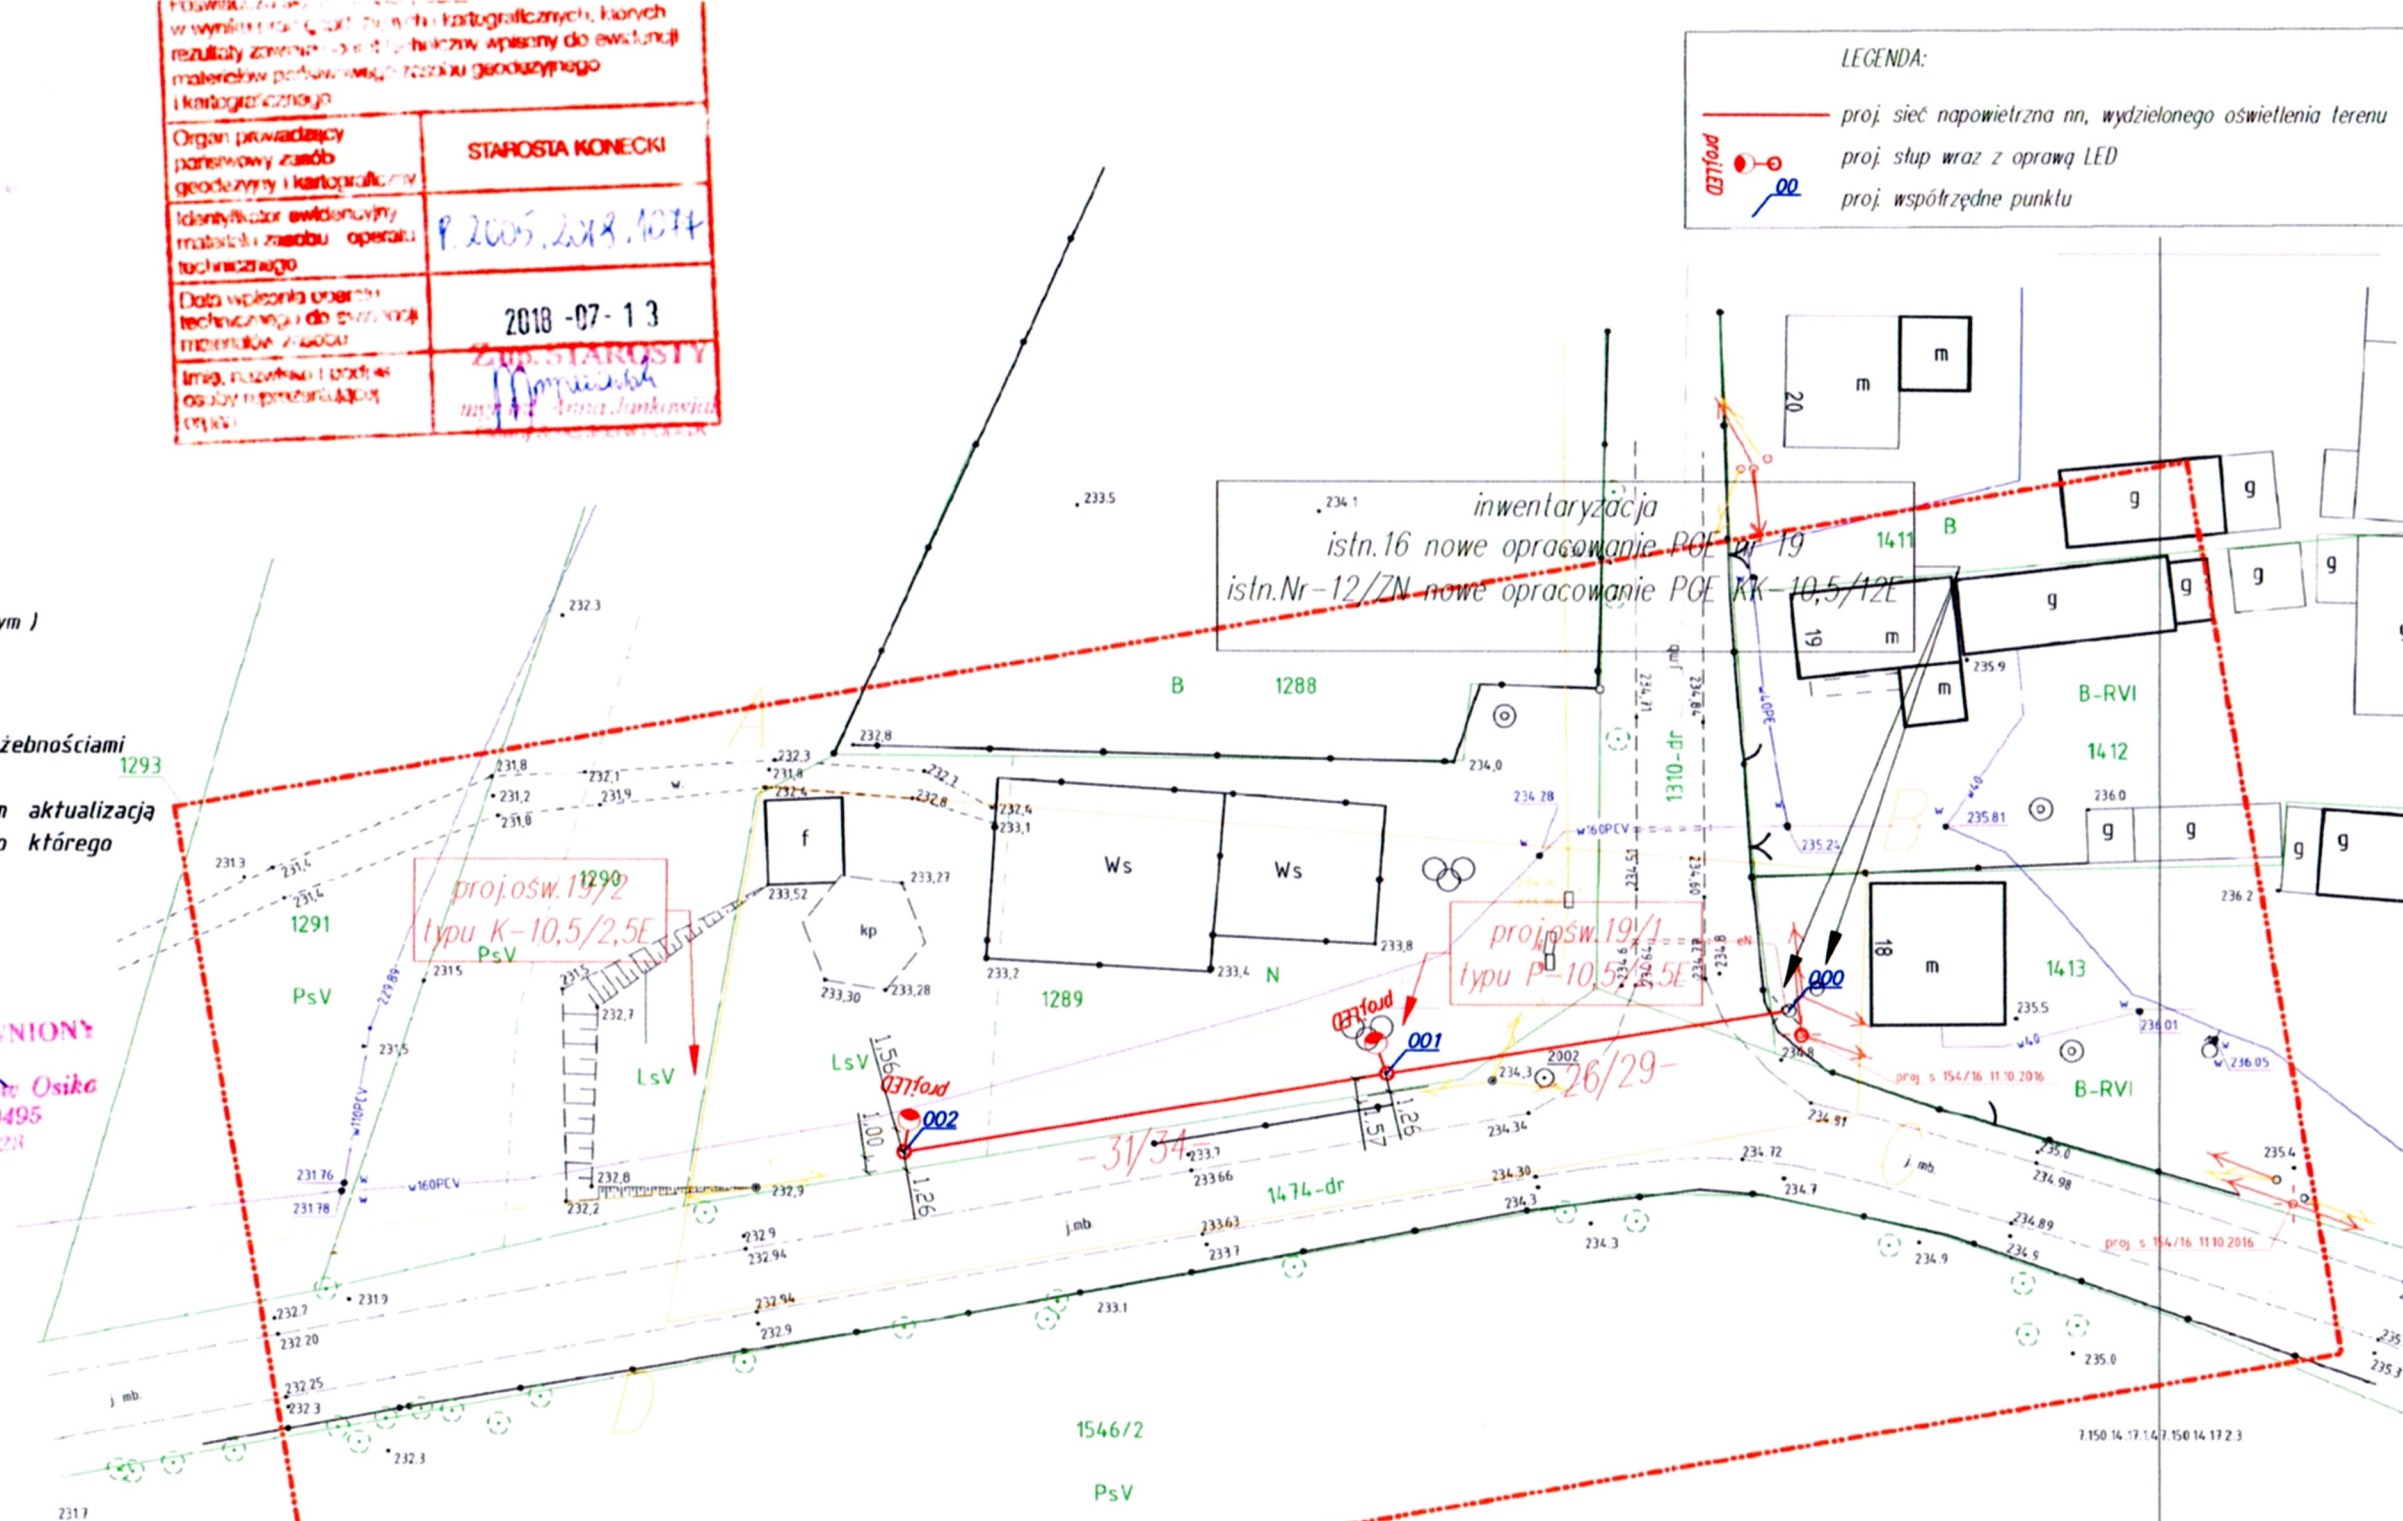

LEGENDA:	
	proj. sieć napowietrzna nn, wydzielonego oświetlenia terenu
	proj. słup wraz z oprawą LED
	proj. współrzędne punktu

Dokumentacja była przedmiotem  
narady koordynacyjnej.

Końskie, dn. 3.1 LIP. 2018

nr GN.6630.132.2018

Z up. STAROSTY

mgr inż. Alicja Grasińska  
Referent w PODGIK

stacja "KOLISZOWY 1" układ TN-C

Investor:	UG RUDA MALENIECKA 26-242 RUDA MALENIECKA 99A
Obiekt budowlany:	KOB XXVI SIECI ELEKTROENERGETYCZNE ROZBUDOWA SIECI NAPIĘCIOWEJ NISKIEGO NAPIĘCIA NN WYDZIELONEGO OŚWIETLENIA TERENU.
Zadanie inwestycyjne pł:	"Wykonanie dokumentacji projektowej na budowę linii oświetlenia drogowego w miejscowości Koliszowy Gmina Ruda Maleniecka"
Lokalizacja inwestycji:	m.KOLISZOWY gm.RUDA MALENIECKA nr ewid. dz. 1289, 1310-dr, 1474-dr, 1413 260505_2 Ruda Maleniecka (0006) Koliszowy
Tytuł rysunku:	PROJEKT ZAGOSPODAROWANIA TERENU
Branża elektryczna	PB
Nr Archiw.:	10 - 2018
Skala: 1:500	Rzut: -
Data: VII 2018	Rys: PZ-1
Projektował: inż. S. Skrobisz Upr. Bud. bto do projektowania SWK/0138/POOE/06	
Sprawdził: inż. M. Szczepanik Upr. Bud. bto do kierowania i projektowania nr 564/04	
P.E.SKROBISZ 26-080 MNIÓW GAJOWA 35a tel. 41 242 16 78	